


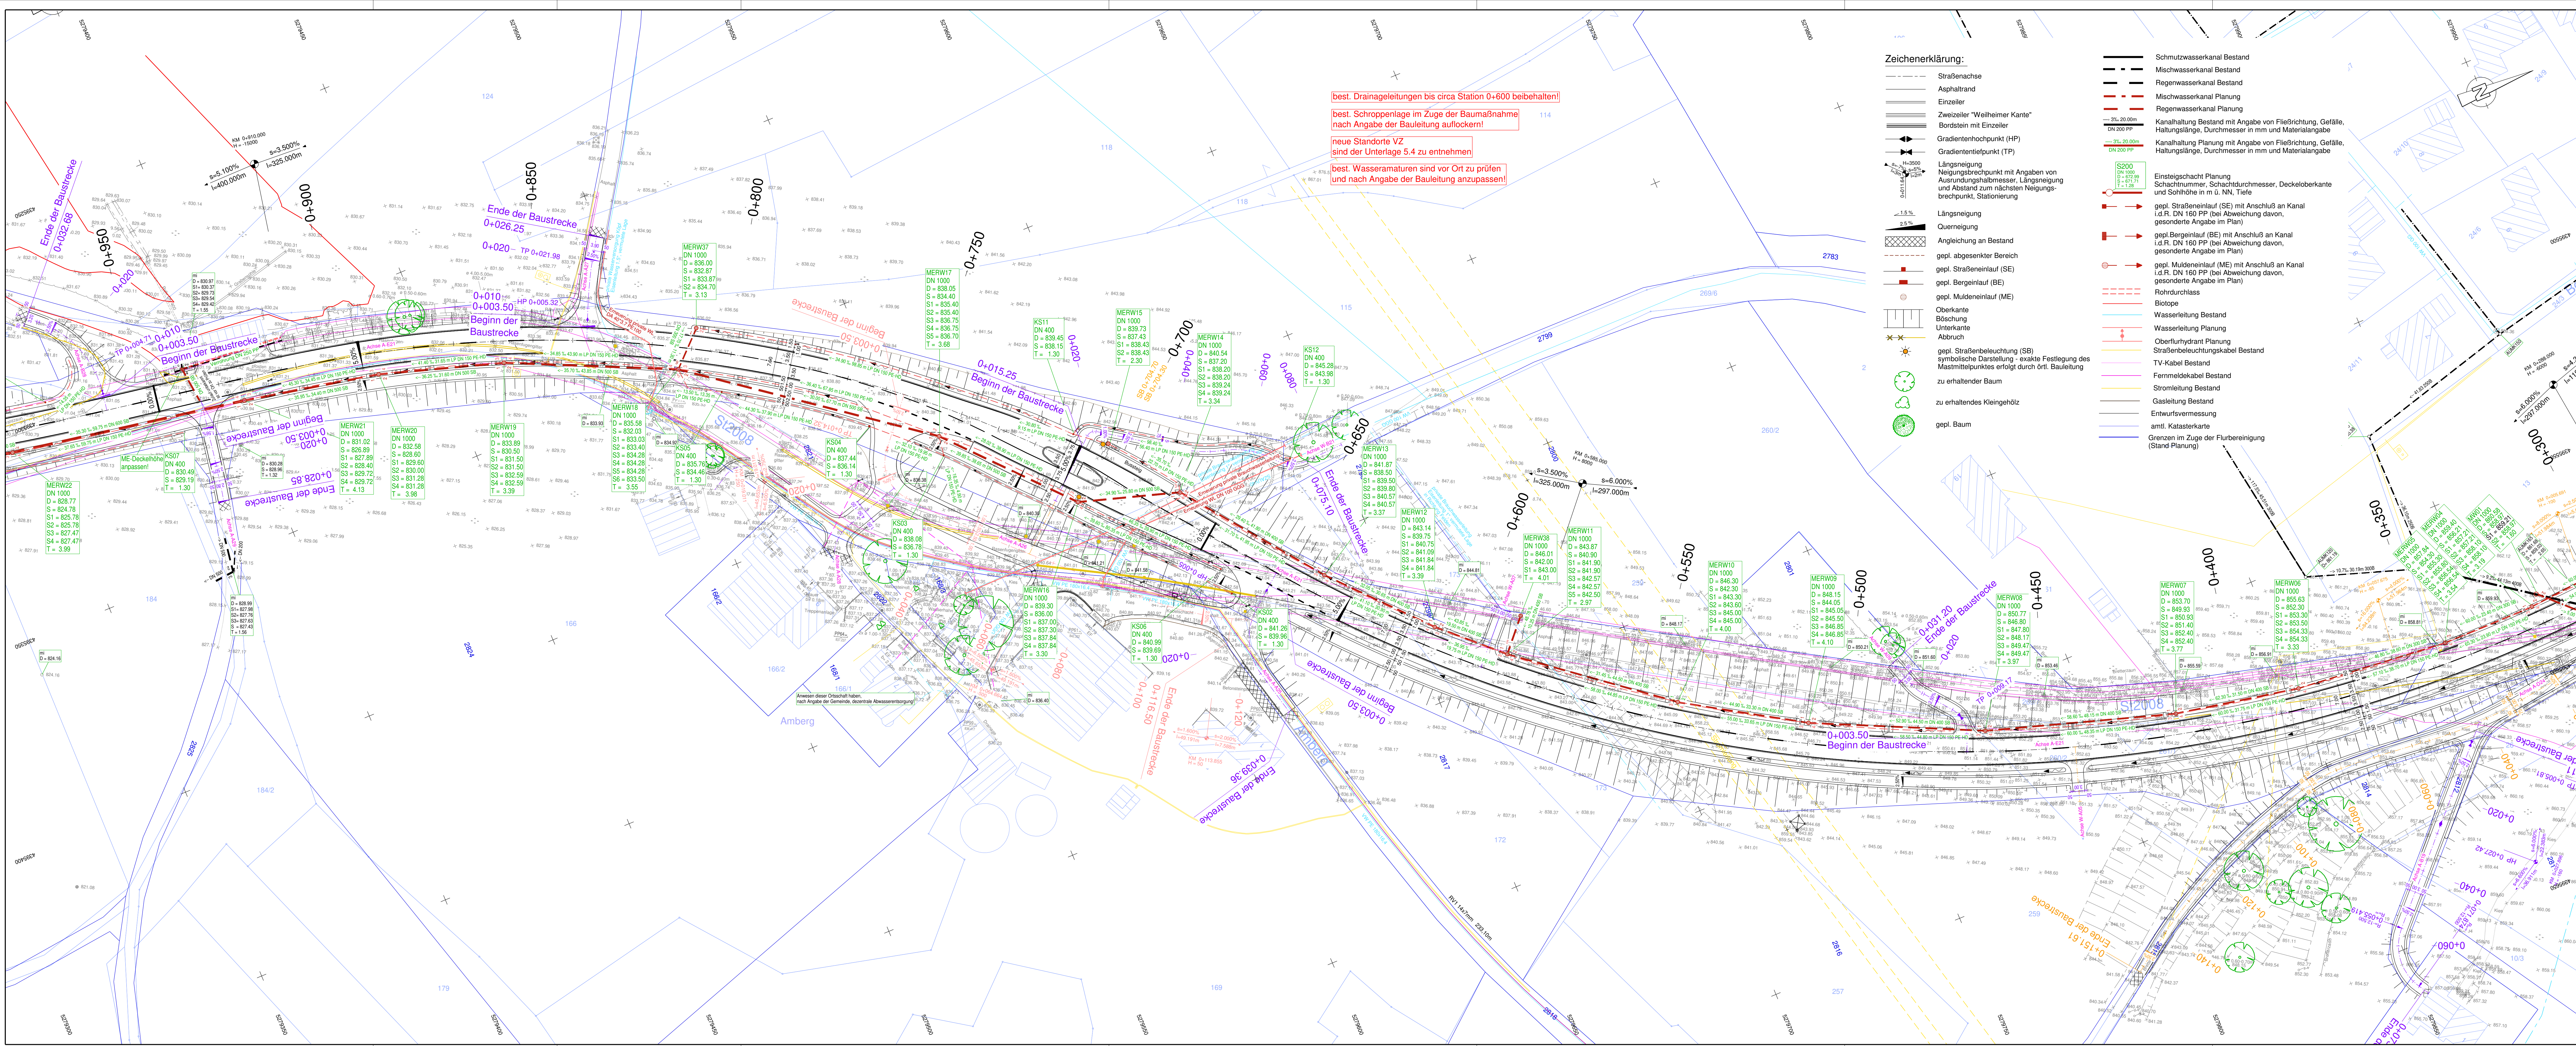

- Hinweise Sparten:**
- Die Lage der best. Spartenleitungen wurden aus den Lageplänen der Spartenträger übernommen und sind somit zur Maßentnahme nur bedingt geeignet.
 - Bestehende Leitungstrasse von Telekom und Kabel Deutschland laut Planuskunft graphisch übernommen. Teilweise massive Ungenauigkeiten in der Darstellung vorhanden.
 - Bestehende Wasserleitung ist digital vom Städtischen Wasserwerk übernommen und nicht mit aufgenommenen Daten abgeglichen.
 - Genaue Spartenlage ist vor Ort zu prüfen!

Hinweis Koordinatensystem / Höhensystem:
GK / DHHN12 ("Status 100"; m ü. NN)

Fertigung			
Nr.	Art der Änderung	Datum	Zeichen
Antrag			
Vollausbau der St2008 zwischen Seeg und Enzenstetten (BA2)			
Planart:	Entwässerungslageplan 2 Stat. 0+340 bis Stat. 0+960	Maßstab: 1 : 500	
Auftraggeber:	Staatliches Bauamt Kempten	Projektstart: August 2020	
Entwurfsverfasser:	mooseri ingenieure gmbh & co. kg Hohe Buchleuthe 9a 87630 Kallert Fon +49 (0) 8341 9021-0 info@mooseri-ingenieure.de www.mooseri-ingenieure.de	Umrisslage Nr.: 5.3 Plan Nr.: 111346/3.3 Projektnummer: 111346 Juni15/März19 - Ge/Pr Aug. 20 - Mo/Kj gezeichnet: Aug. 20 - Kj/Ze	
ausgef.:	Kaufbeuren, den		

Diese Zeichnung darf ohne ausdrückliche Genehmigung weder vervielfältigt, noch in Dritte weiter gegeben werden. Eigentümern und Urheberrecht vorbehalten.
Plan: RStWass49Projekte\118956\11346LPR-St2008_BA2\3_LFE_2